



FONDAZIONE VANNI LONGO

Maruggio (Ta) via Umberto I, n.55 74020

P.Iva 90218300730

fondazionevannilongo@pec.it

STRUTTURA DI TERAPIA RICREATIVA RESIDENZIALE DESTINATA AD OSPITARE GRATUITAMENTE BAMBINI AFFETTI DA MALATTIE GENETICHE, CRONICHE E ONCOEMATOLOGICHE

(ai sensi dell'art. 34 del d.lgs. 267/2000)

UBICAZIONE:

MARUGGIO (TA)

loc. Torre dell'Ovo

al NCF Fg.22 P.IIa 764 e altre

(AREA OGGETTO DI VARIANTE URBANISTICA PUNTUALE
DA ZONA AD USI AGRICOLI AD ATTREZZATURE ED IMPIANTI DI INTERESSE GENERALE)

PROGETTO DEFINITIVO

SCALA:

1:1000

ELABORATO:

ELABORATI GRAFICI IMPIANTI

N°:

T09

EMISSIONE: REV 01	EMISSIONE:	EMISSIONE:	EMISSIONE:
DATA: FEBBRAIO 2022	DATA: AGOSTO 2022	DATA:	DATA:

GRUPPO DI LAVORO

GALILEO ENVIRONMENT SRL

Ing. Mariangela Chiego
via Malta, 73
74020 Maruggio TA
mariangela.chiego@ingpec.eu

GEO ENGINEERING


Ing. Giovanni Caprino
Via Giovanni Boccaccio, 6,
Fragagnano TA
giovanni.caprino@ingpec.eu

NEW TEKNO SRL



Corso Vittorio Emanuele, 41
74022 Fragagnano TA
newtekno srl@pec.it

Arch. Daniele Spirito
Piazza Cap. D'Ippolito, 14
72022 Latiano BR
danielespiritoarchitetto@pec.it


SCHEMA IMPIANTO ELETTRICO

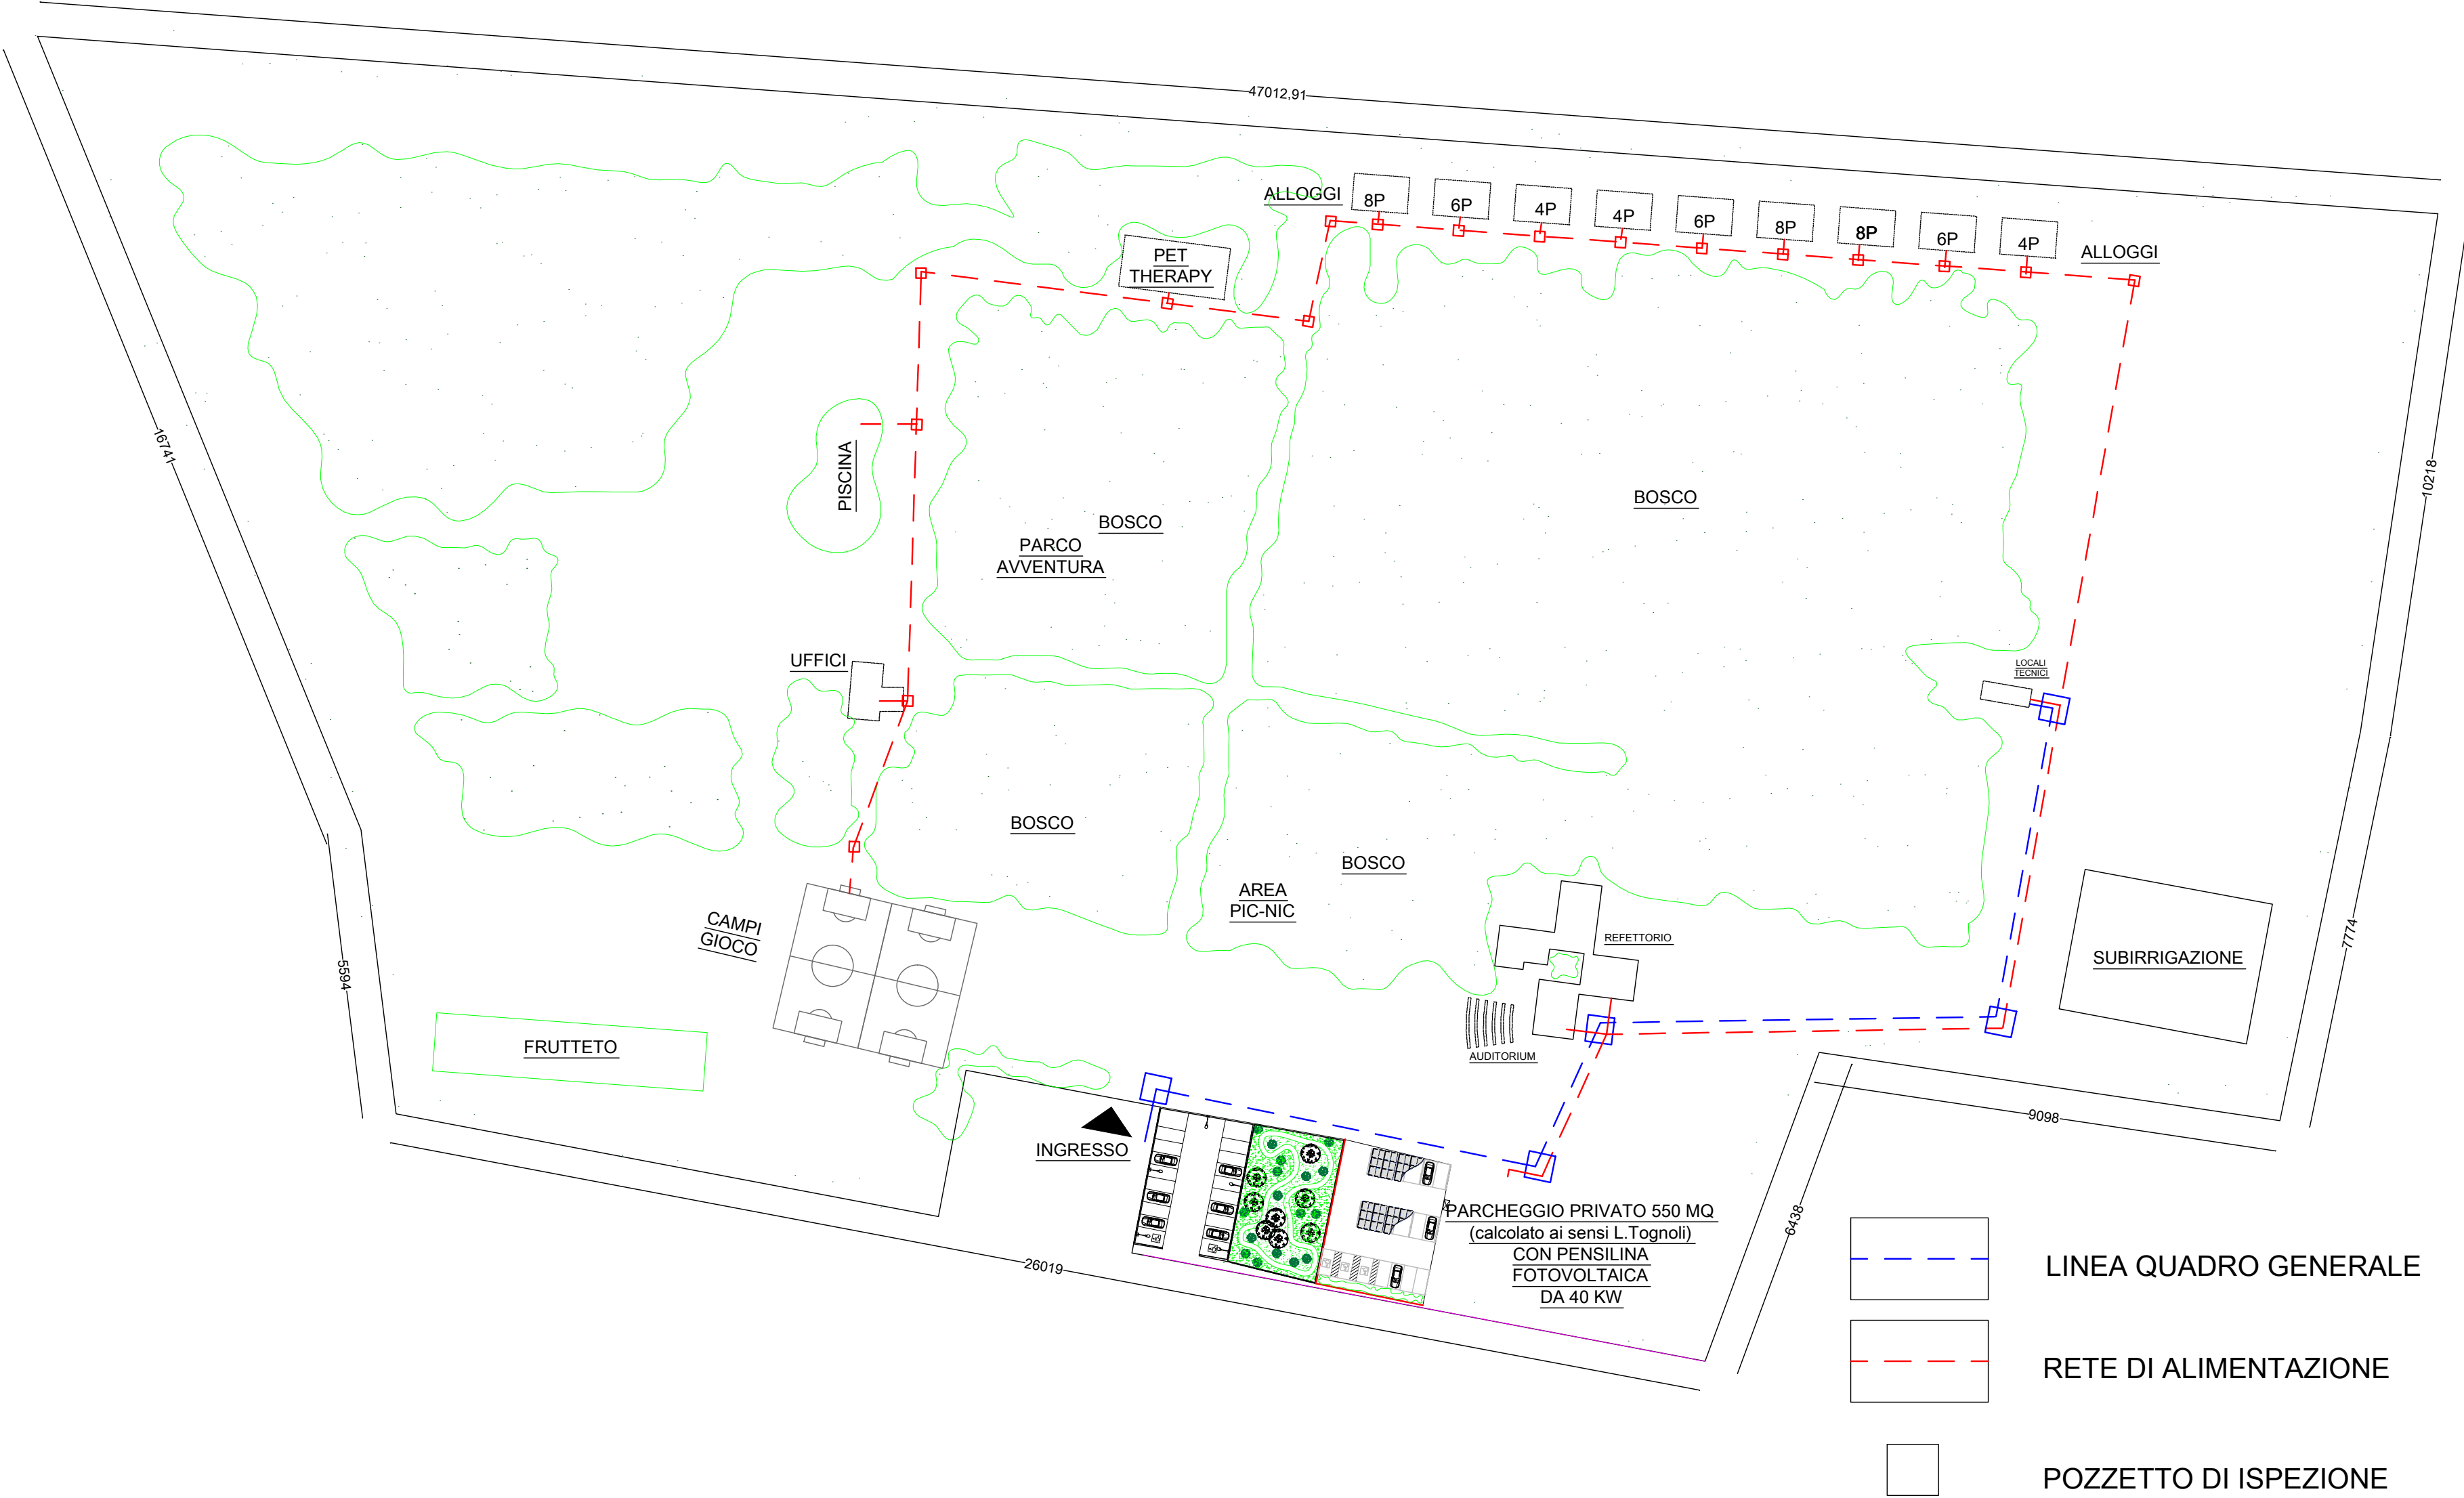


PARTICOLARE PARCHEGGIO PRIVATO CON PENSILINA FOTOVOLTAICA SCALA 1:500

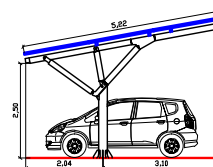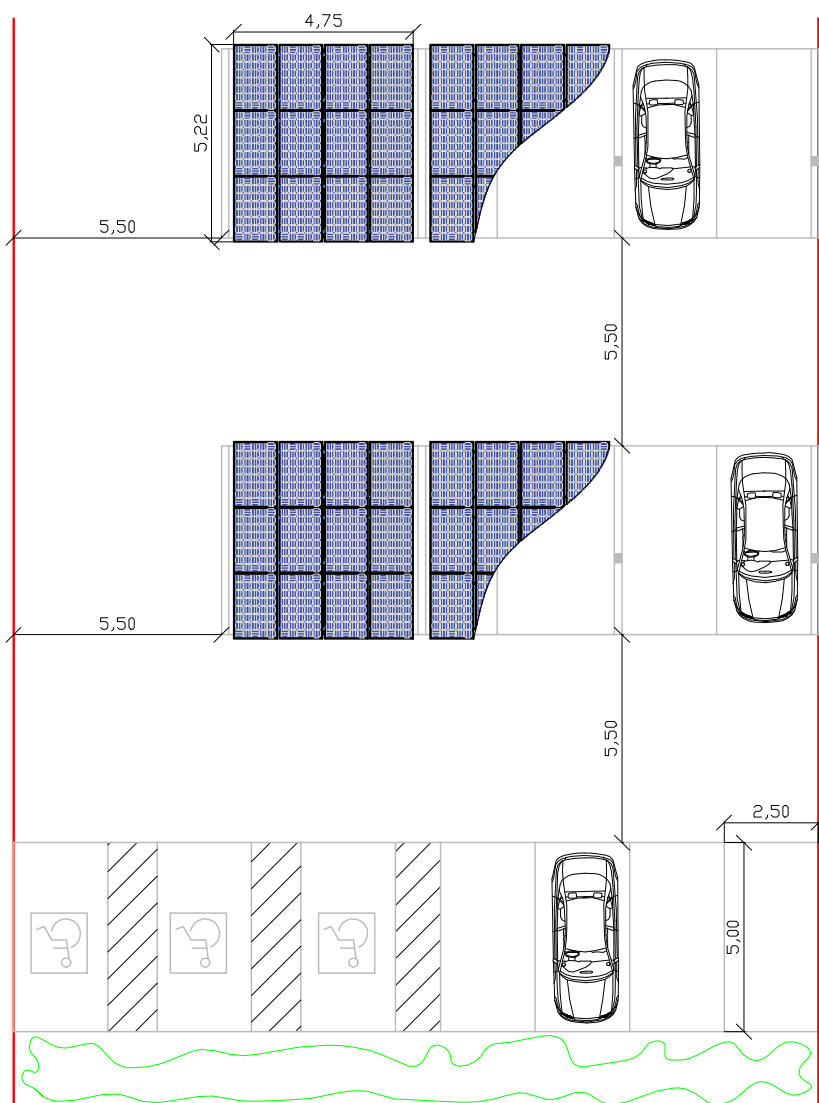

SCHEMA IMPIANTO IDRICO

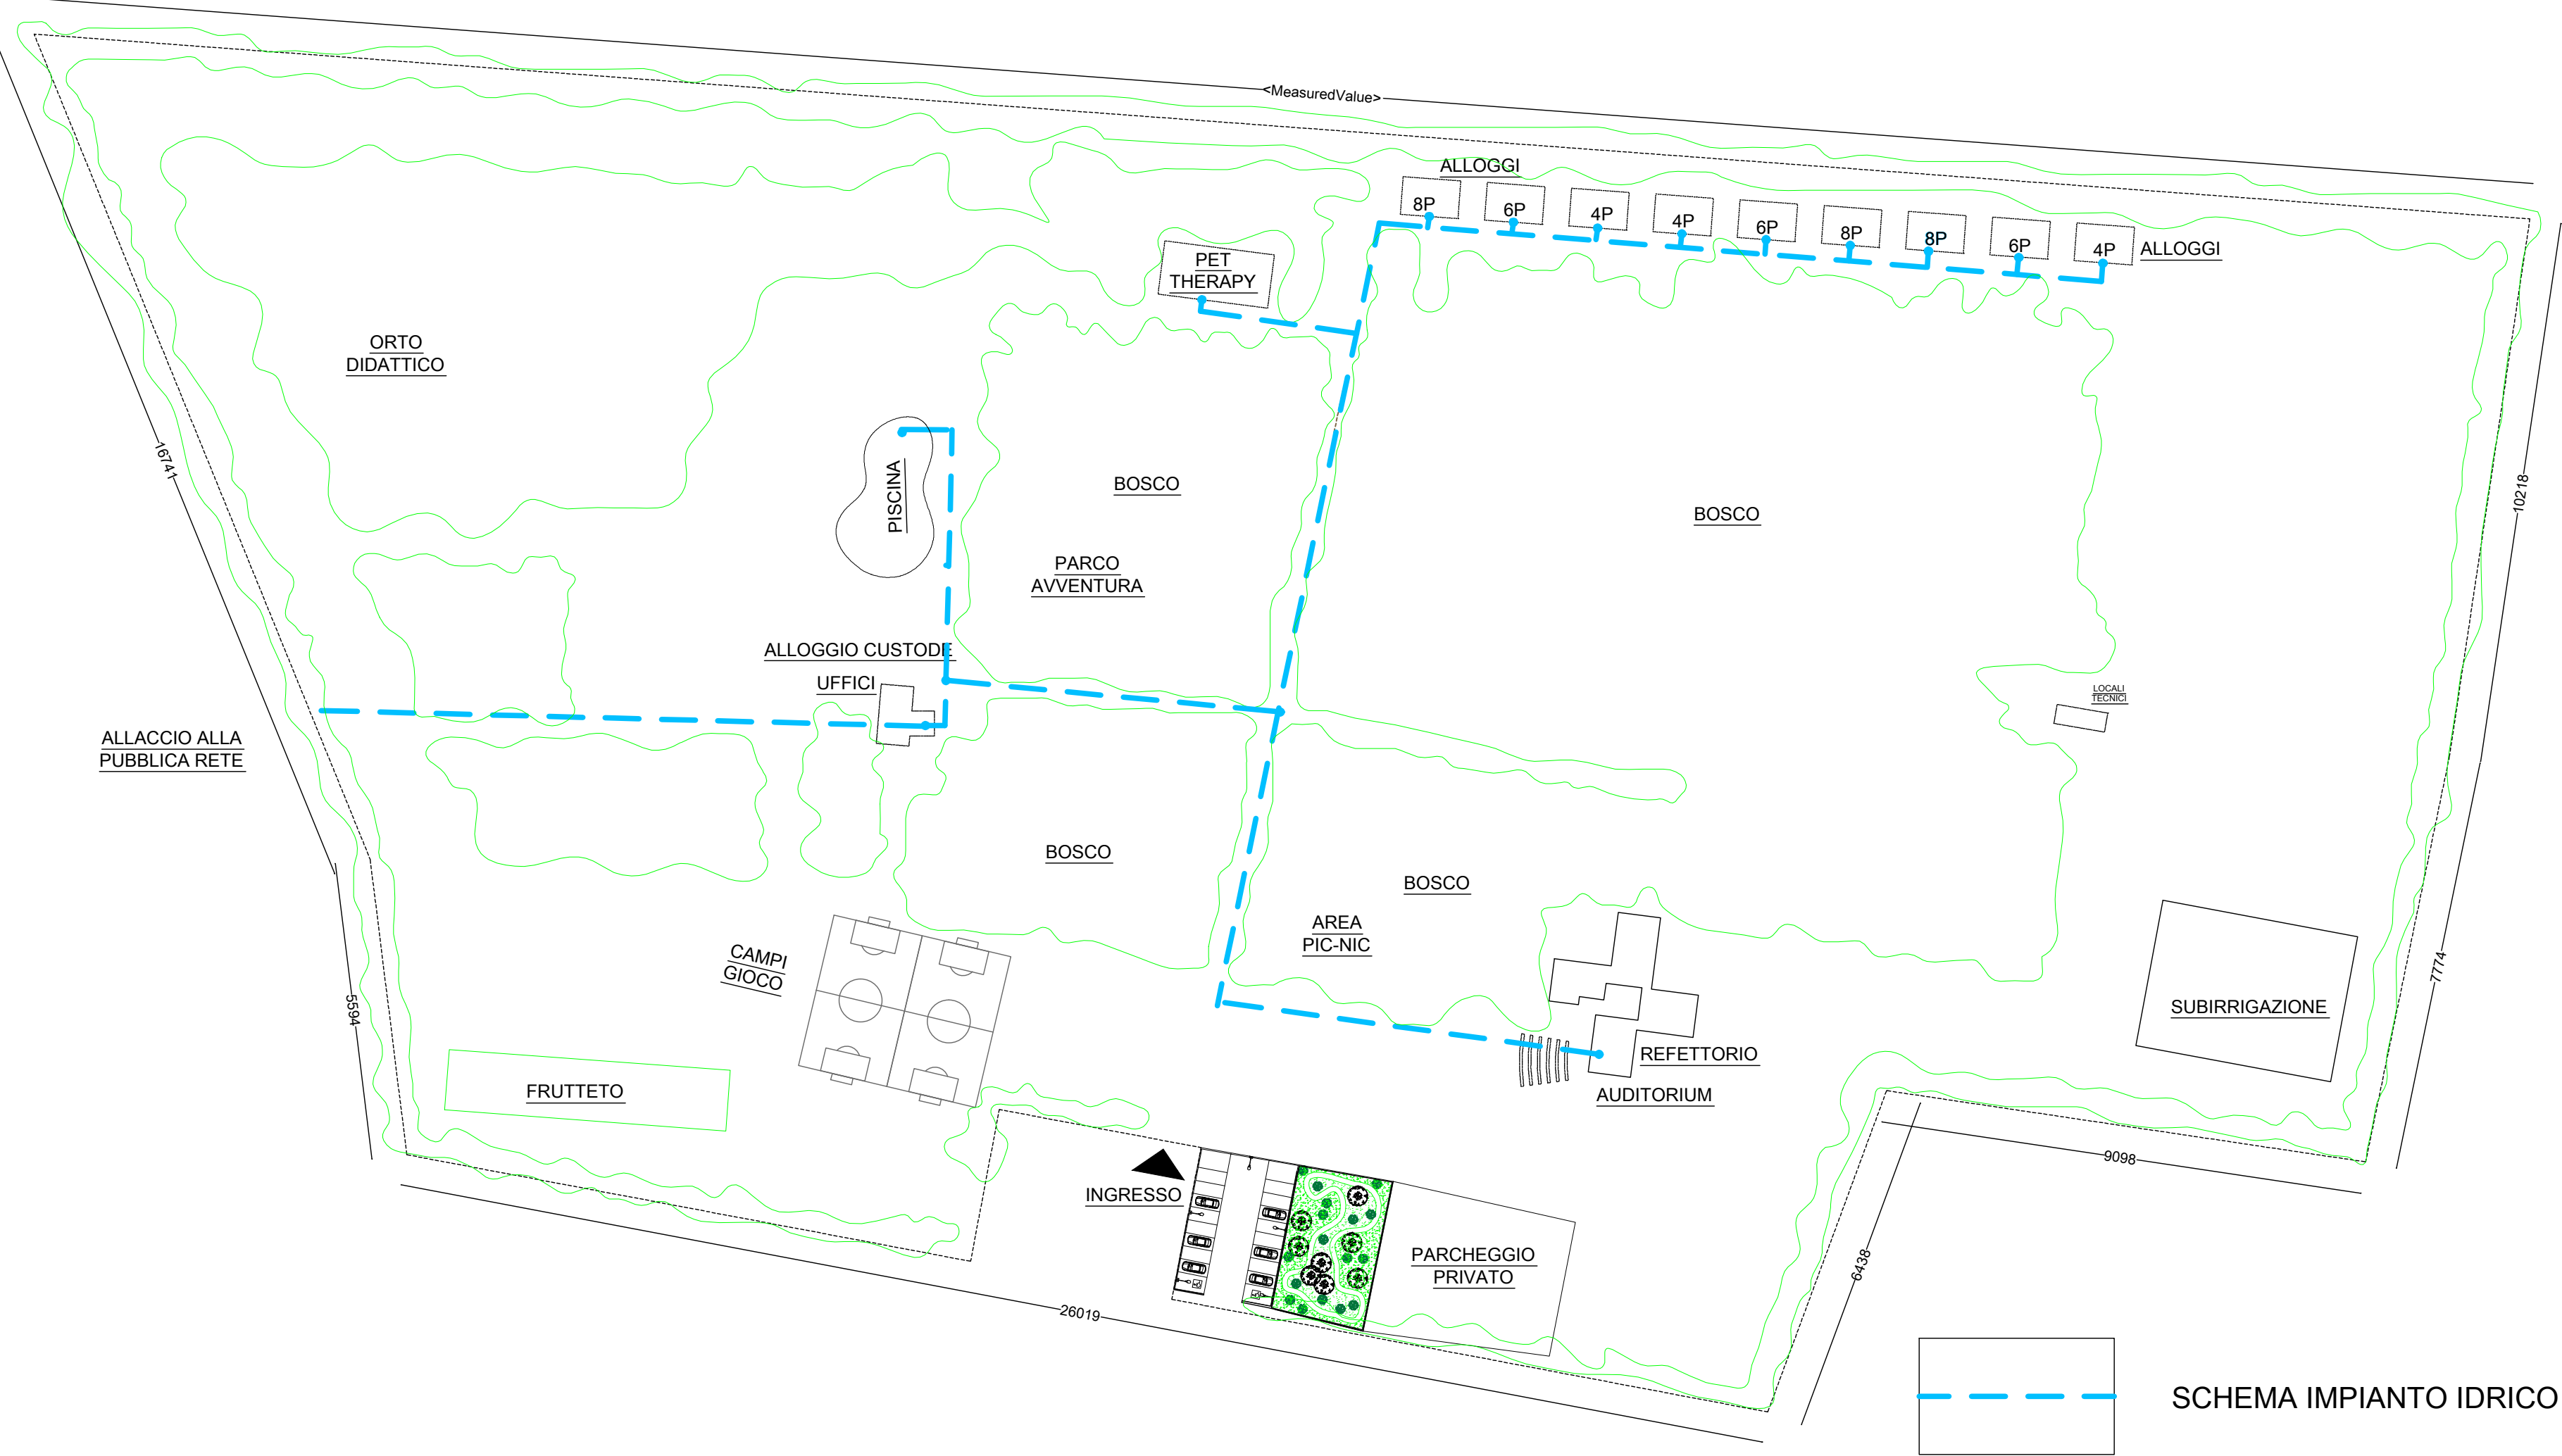

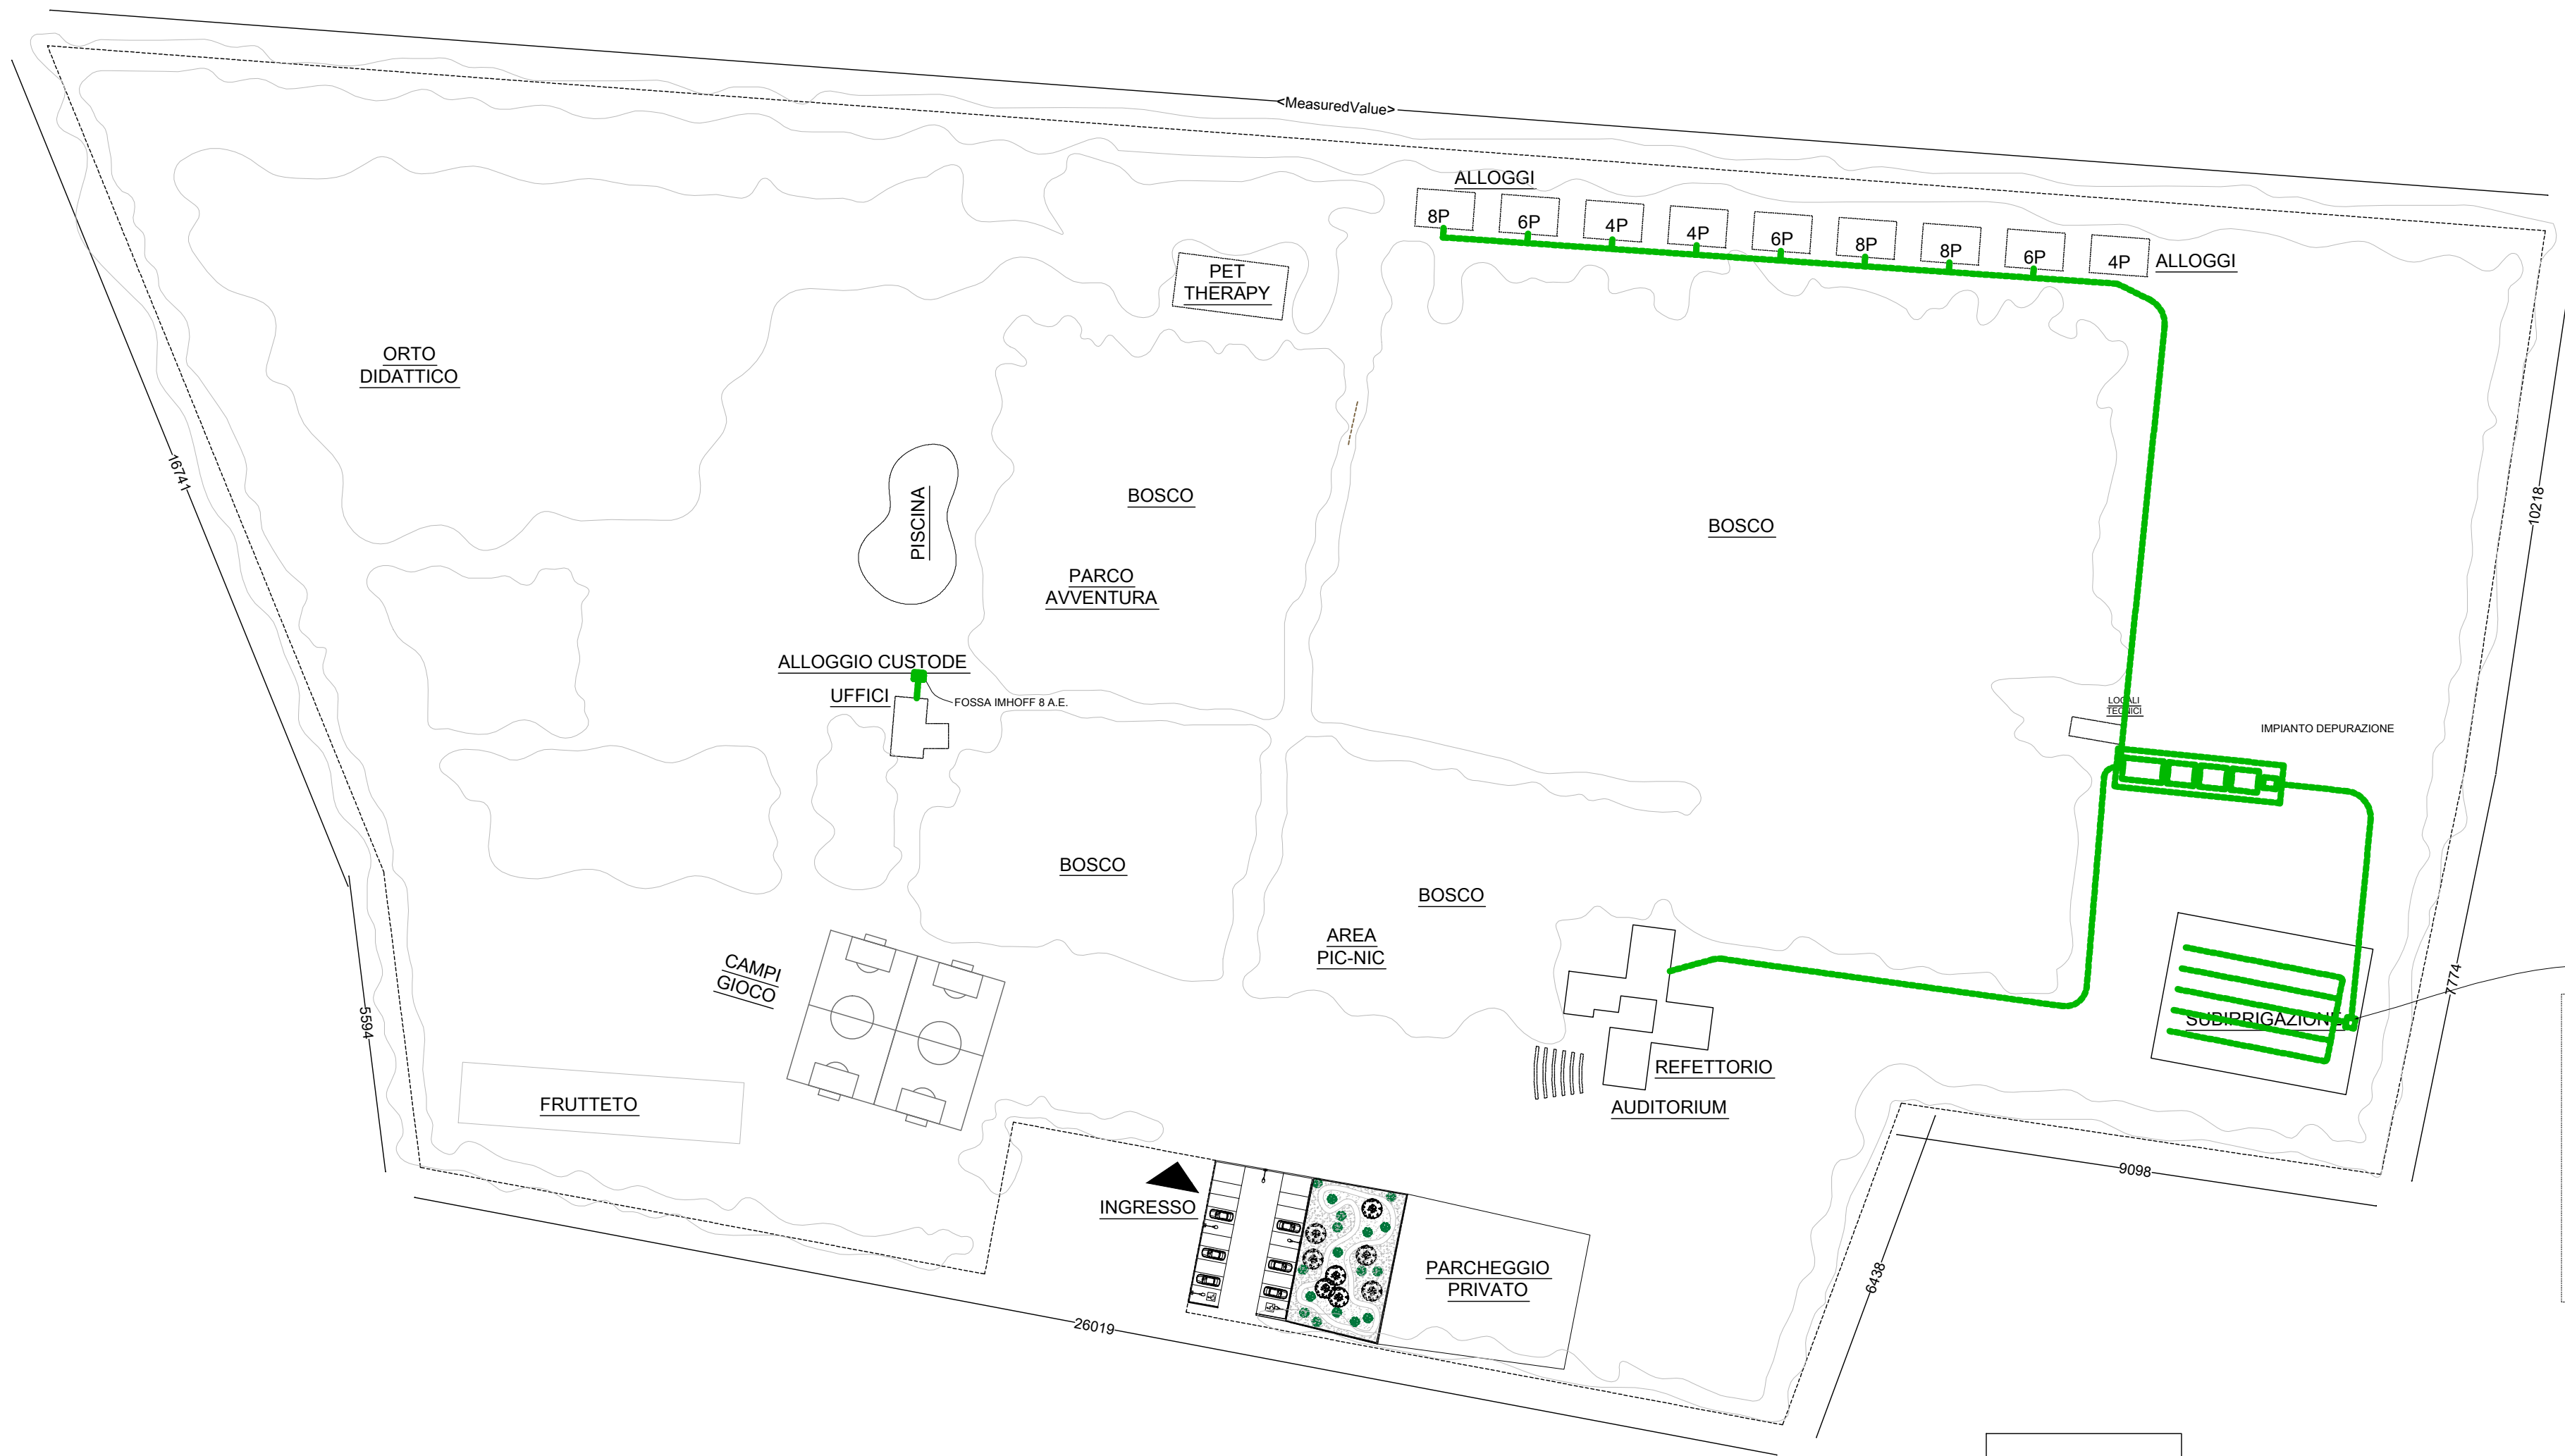

SCHEMA IMPIANTO REFLUI
ASSIMILABILI AIDOMESTICI

